


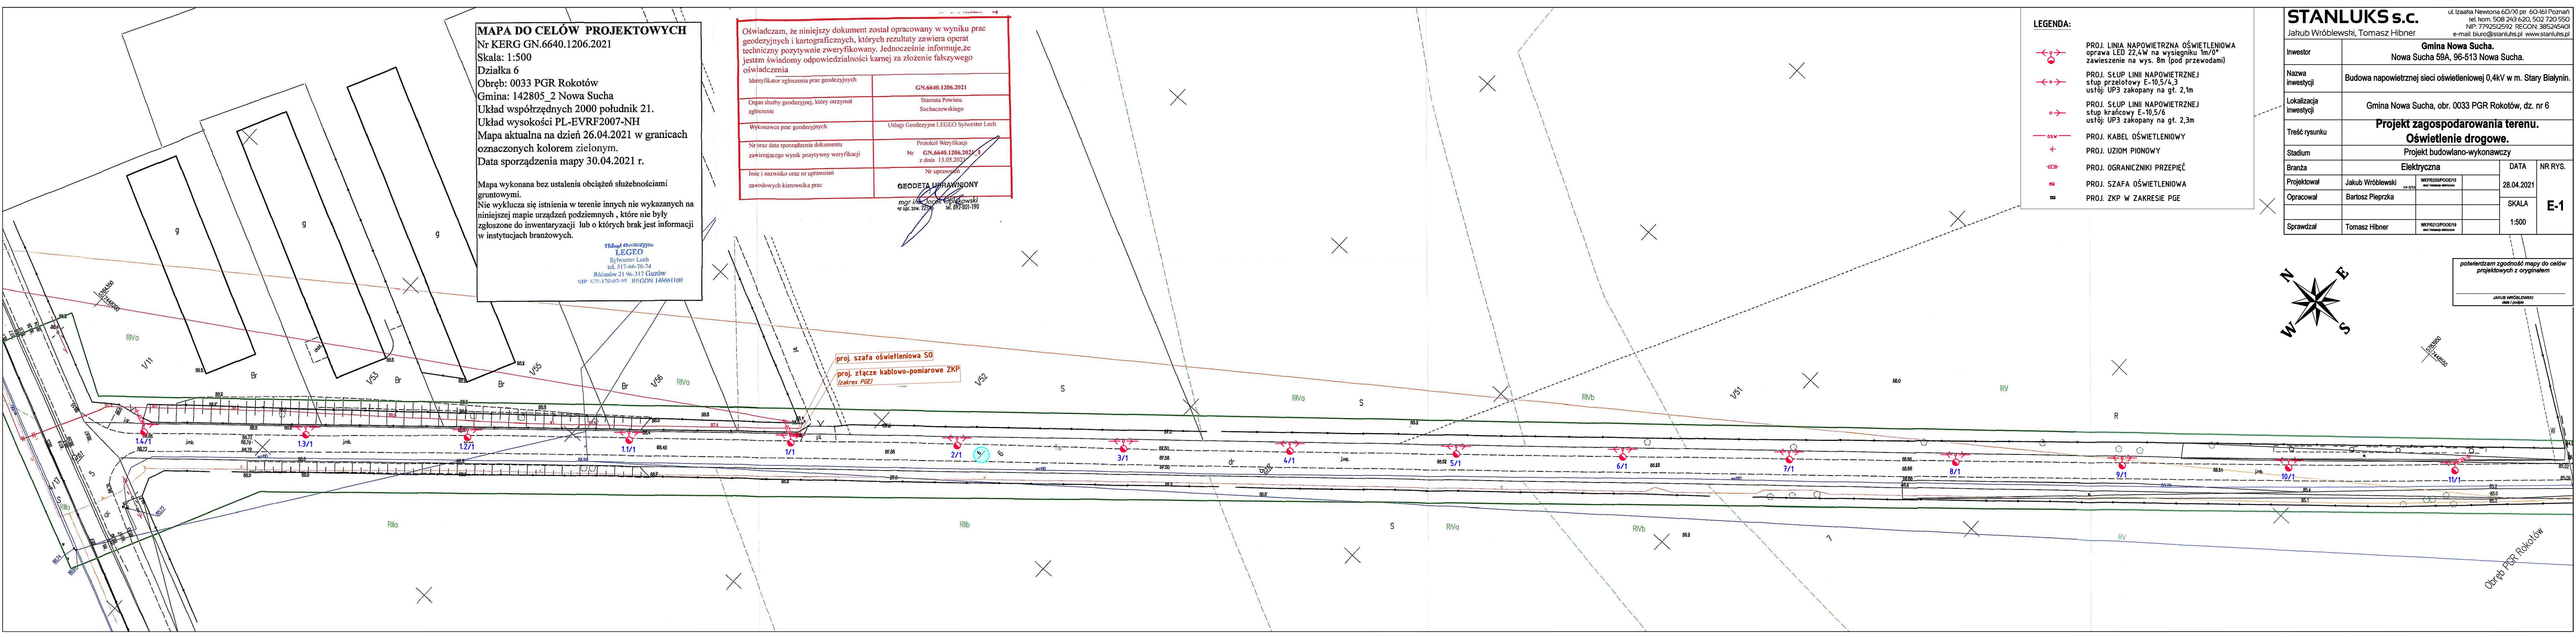

MAPA DO CELÓW PROJEKTOWYCH
Nr KERG GN.6640.1206.2021
Skala: 1:500
Działka 6
Obręb: 0033 PGR Rokotów
Gmina: 142805_2 Nowa Sucha
Układ współrzędnych 2000 południk 21.
Układ wysokości PL-EVRF2007-NH
Mapa aktualna na dzień 26.04.2021 w granicach
oznaczonych kolorem zielonym.
Data sporządzenia mapy 30.04.2021 r.

Mapa wykonana bez ustalenia obciążeń służebnościami
gruntowymi.
Nie wyklucza się istnienia w terenie innych nie wykazanych na
niniejszej mapie urządzeń podziemnych, które nie były
zgłoszone do inwentaryzacji lub o których brak jest informacji
w instytucjach branżowych.

Biuro Geodezyjne
LEGEO
Sylwester Lech
tel. 517-66-78-74
Różanów 21 96-317 Guzów
NIP: 828-170-07-95 REGON 146661100

Oświadczam, że niniejszy dokument został opracowany w wyniku prac geodezyjnych i kartograficznych, których rezultaty zawiera operat techniczny pozytywnie zweryfikowany. Jednocześnie informuję, że jestem świadomy odpowiedzialności karnej za złożenie fałszywego oświadczenia

Identyfikator zgłoszenia prac geodezyjnych	GN.6640.1206.2021
Organ służby geodezyjnej, który otrzymał zgłoszenie	Starosta Powiatu Sochaczewskiego
Wykonawca prac geodezyjnych	Usługi Geodezyjne LEGEO Sylwester Lech
Nr oraz data sporządzenia dokumentu zawierającego wynik pozytywny weryfikacji	Protokół Weryfikacji Nr GN.6640.1206.2021.1 z dnia 13.05.2021
Imię i nazwisko oraz nr uprawnień zawodowych kierownika prac	Nr uprawnień GEODETA UPRAWNIONY mgr inż. Jacek Cielieński nr upr. zaw. 2236

LEGENDA:

	PROJ. LINIA NAPIĘCIOWA OŚWIETLENIOWA oprawa LED 22,4W na wysięgniku 1m/0° zawieszenie na wys. 8m (pod przewodami)
	PROJ. STUP LINII NAPIĘCIOWEJ stup przelotowy E-10,5/4,3 ustój: UP3 zakopany na gt. 2,1m
	PROJ. STUP LINII NAPIĘCIOWEJ stup krańcowy E-10,5/6 ustój: UP3 zakopany na gt. 2,3m
	PROJ. KABEL OŚWIETLENIOWY
	PROJ. UZIOM PIONOWY
	PROJ. OGRANICZNIKI PRZEPIEĆ
	PROJ. SZAFKA OŚWIETLENIOWA
	PROJ. ZKP W ZAKRESIE PGE

STANLUKS s.c. ul. Izabella Newtona 6D/701 ptr. 60-161 Poznań tel. kom. 508 243 620, 502 720 550 NIP: 7792512592 REGON: 385245401 e-mail: biuro@stanluxe.pl www.stanluxe.pl			
Investor	Gmina Nowa Sucha. Nowa Sucha 59A, 96-513 Nowa Sucha.		
Nazwa inwestycji	Budowa napowietrznej sieci oświetleniowej 0,4kV w m. Stary Białynin.		
Lokalizacja inwestycji	Gmina Nowa Sucha, obr. 0033 PGR Rokotów, dz. nr 6		
Treść rysunku	Projekt zagospodarowania terenu. Oświetlenie drogowe.		
Stadium	Projekt budowlano-wykonawczy		
Branża	Elektryczna		DATA
Projektował	Jakub Wróblewski	WKP0255POOE15 data i podpis wykonawcy	28.04.2021
Opracował	Bartosz Pieprzka		SKALA
			1:500
Sprawdzał	Tomasz Hibner	WKP0212POOE19 data i podpis wykonawcy	NR RYS. E-1

potwierdzam zgodność mapy do celów
projektowych z oryginałem

JAKUB WRÓBLEWSKI
data i podpis