


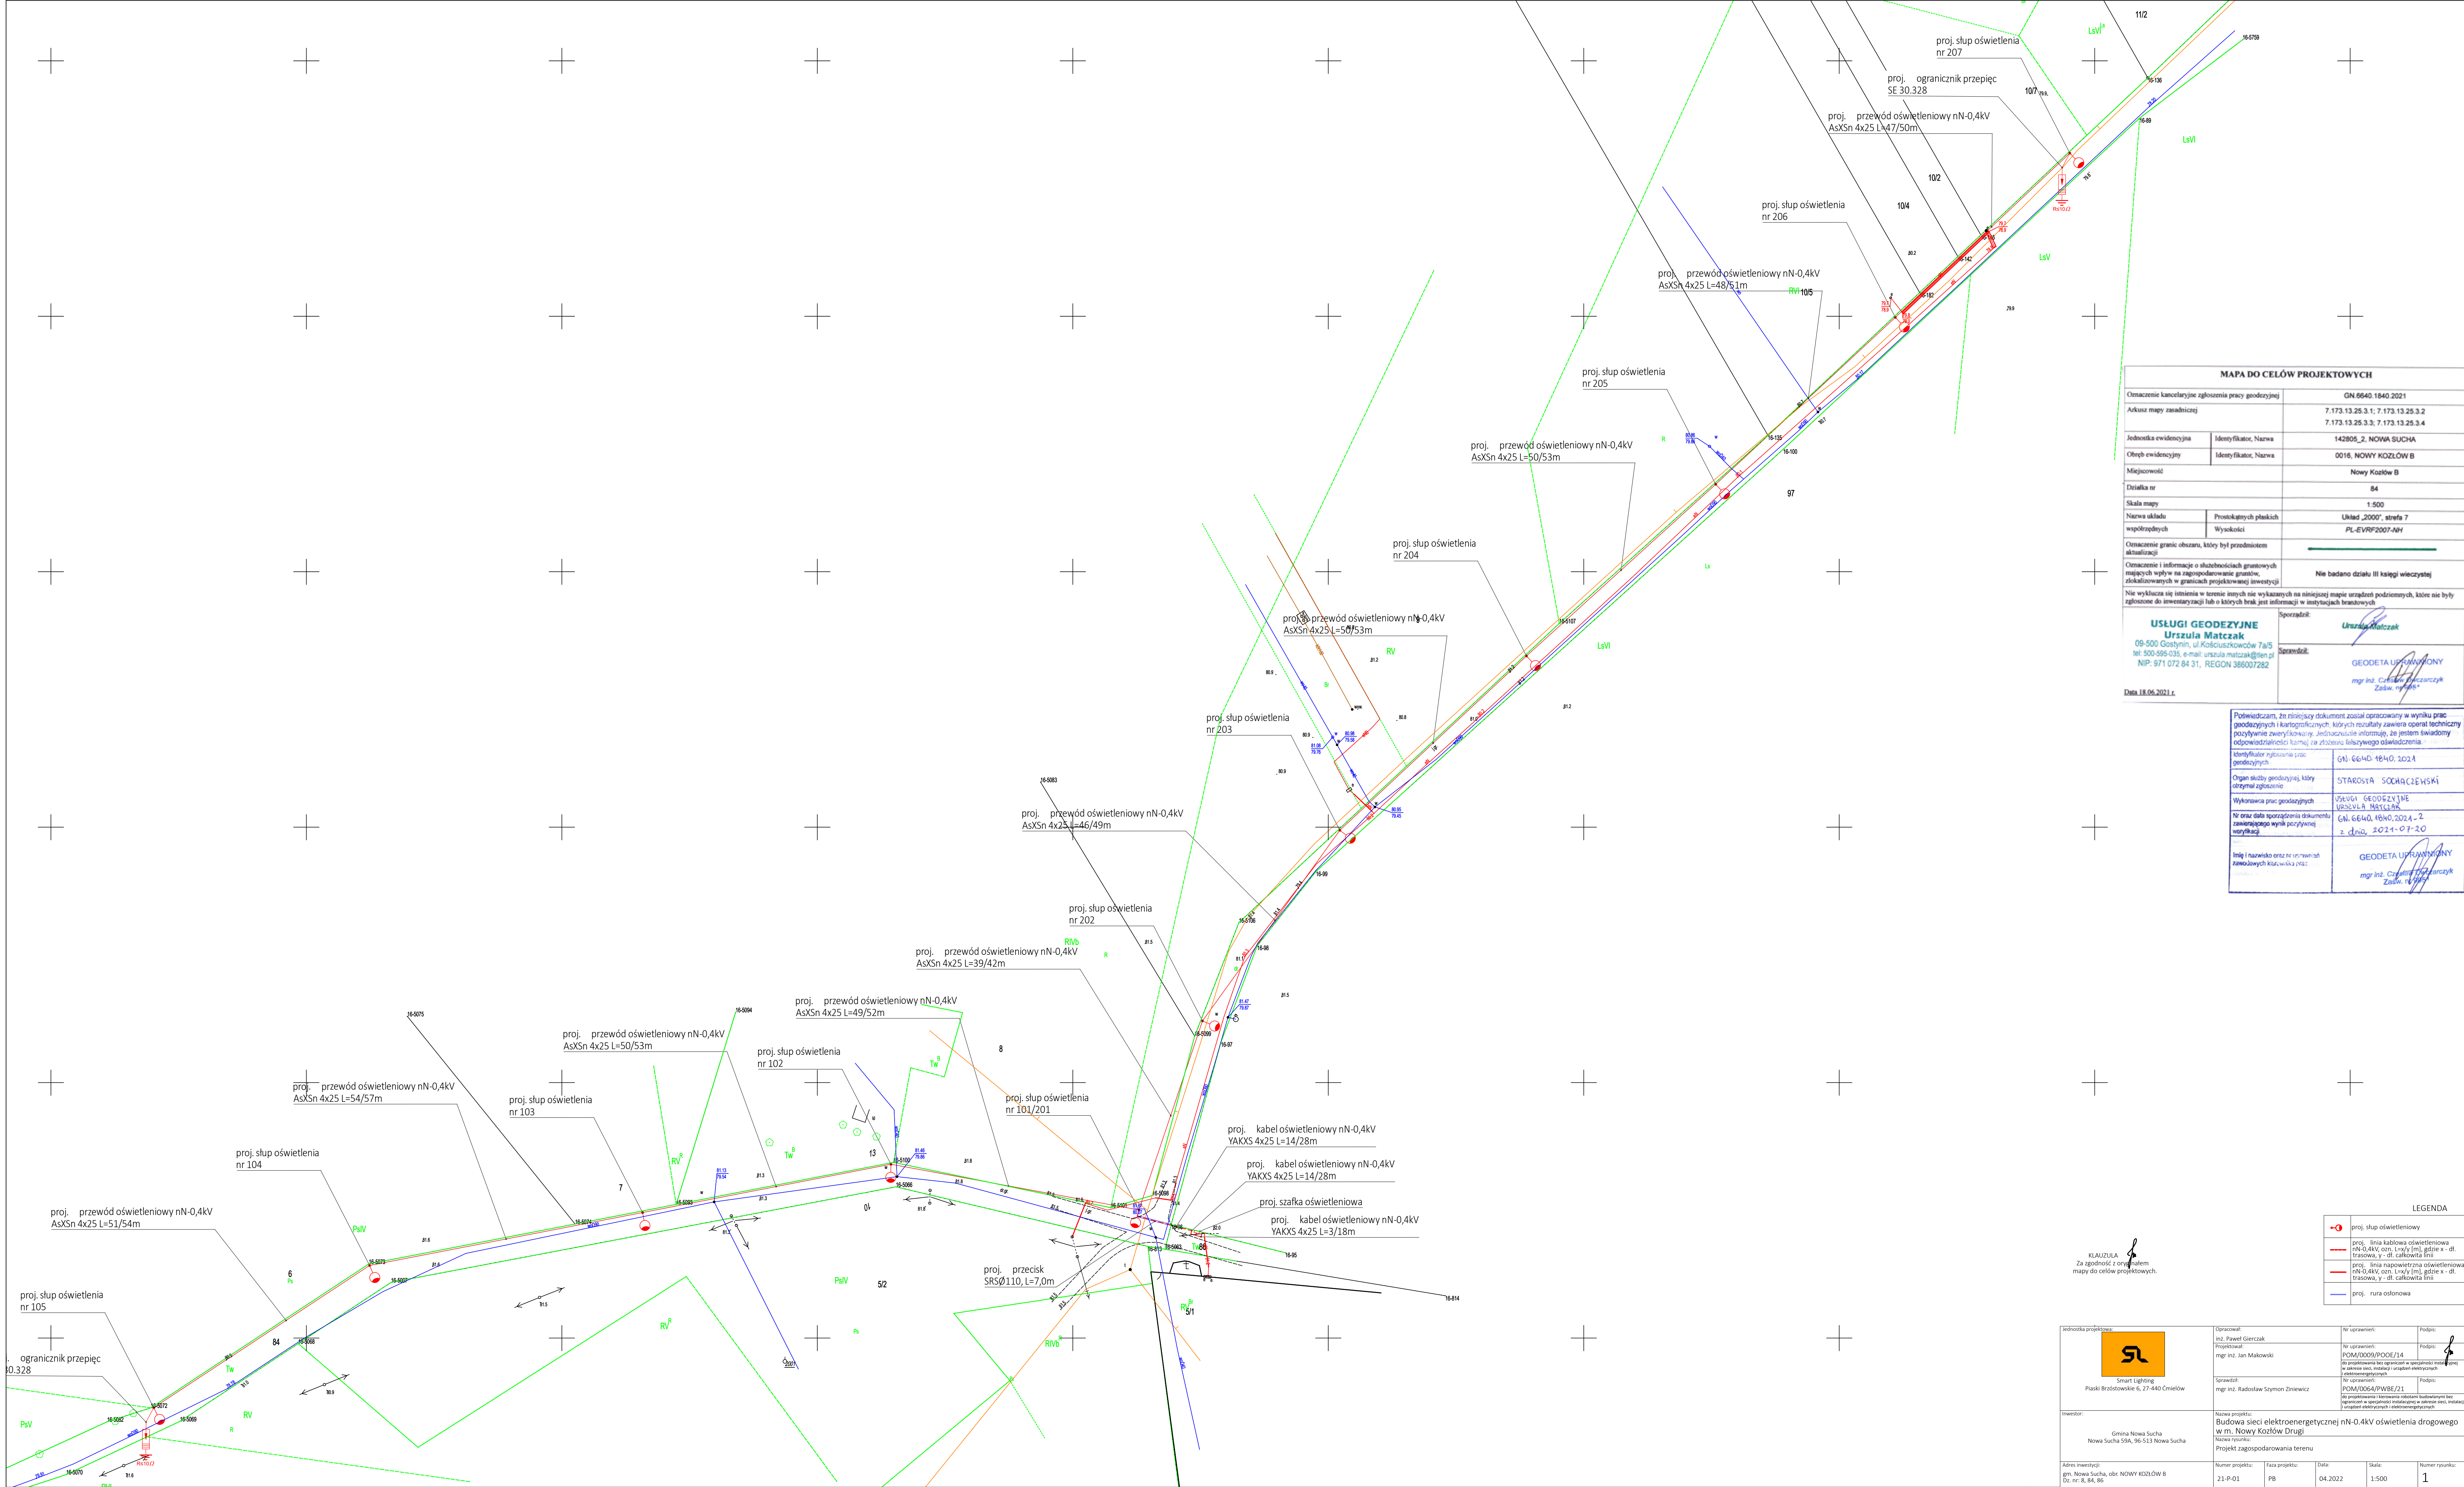

MAPA DO CELÓW PROJEKTOWYCH	
Oznaczenie kancelaryjne zgłoszenia pracy geodezyjnej	GN.6640.1840.2021
Arkusz mapy zasadniczej	7.173.13.25.3.1; 7.173.13.25.3.2 7.173.13.25.3.3; 7.173.13.25.3.4
Jednostka ewidencyjna	Identyfikator, Nazwa 142805_2, NOWA SUCHA
Obręb ewidencyjny	Identyfikator, Nazwa 0016, NOWY KOZŁÓW B
Miejscowość	Nowy Kozłów B
Działka nr	84
Skala mapy	1:500
Nazwa układu współrzędnych	Prostokątnych płaskich Układ „2000”, strefa 7 PL-EVRF2007-NH
Oznaczenie granic obszaru, który był przedmiotem aktualizacji	
Oznaczenie i informacje o skutkach geodezyjnych mających wpływ na zagospodarowanie gruntów, zlokalizowanych w granicach projektowanej inwestycji	Nie badano działu III księgi wieczystej
Nie wyklucza się istnienia w terenie innych nie wykazanych na niniejszej mapie urządzeń podziemnych, które nie były zgłoszone do inwestycji lub o których brak jest informacji w istniejących brzościach	
UŚŁUGI GEODEZYJNE Urszula Matczak 09-500 Gostyń, ul. Kościuszkowców 7a/5 tel: 500-565-035, e-mail: urszula.matczak@tlen.pl NIP: 971 072 84 31, REGON 386007282	
Data: 18.06.2021 r.	

Poinformuję, że niniejszy dokument został opracowany w wyniku prac geodezyjnych i kartograficznych, których rezultaty zawiera opisaną technicznie pozycję zweryfikowaną. Jednocześnie informuję, że jestem świadomy odpowiedzialności karnej za złożenie fałszywego oświadczenia.	
Identyfikator zgłoszenia prac geodezyjnych	GN.6640.1840.2021
Organ służby geodezyjnej, który otrzymał zgłoszenie	STAROSTA SODARCIENSKI
Wykonawca prac geodezyjnych	UŚŁUGI GEODEZYJNE URSZULA MATCZAK
Nr oraz data sporządzenia dokumentu zawierającego wynik pozycjonowania	GN.6640.1840.2021-2 z dnia 2021-07-20
Imię i nazwisko osoby reprezentującej zamawiającego	GEODETA UPRAWNIONY mgr inż. Urszula Matczak

LEGENDA	
	proj. słup oświetleniowy
	proj. linia kablowa oświetleniowa nN-0,4kV, szer. L=1,5m, gdzie x - di. trasowa, y - di. całkowita linii
	proj. linia napowietrzna oświetleniowa nN-0,4kV, szer. L=1,5m, gdzie x - di. trasowa, y - di. całkowita linii
	proj. rura osłonowa

KLAUZULA
Za zgodność z oryginałem
mapy do celów projektowych.

Jednostka projektowa: Smart Lighting Polski Brzoźowski 6, 27-440 Cielmów	Opracował: mgr inż. Paweł Cierczak	Nr uprawnień:	Podpis:
	Projektował: mgr inż. Jan Malowski	Nr uprawnień: POM/0009/POC/14	Podpis:
Inwestor: Gmina Nowa Sucha Nowa Sucha 59A, 96-513 Nowa Sucha	Sprawił: mgr inż. Radosław Symon Zimewicz	Nr uprawnień: POM/0064/PWBE/21	Podpis:
	Nazwa projektu: Budowa sieci elektroenergetycznej nN-0,4kV oświetlenia drogowego w m. Nowy Kozłów Drugi Nazwa rysunku: Projekt zagospodarowania terenu		
Adres inwestycji: gm. Nowa Sucha, obr. NOWY KOZŁÓW B Dz. nr: 8, 84, 86	Numer projektu: 21-P-01	Faza projektu: PB	Data: 04.2022
		Skala: 1:500	Numer rysunku: 1